


ŘEZ A - A ... 1 : 25


ŘEZ B - B ... 1 : 25

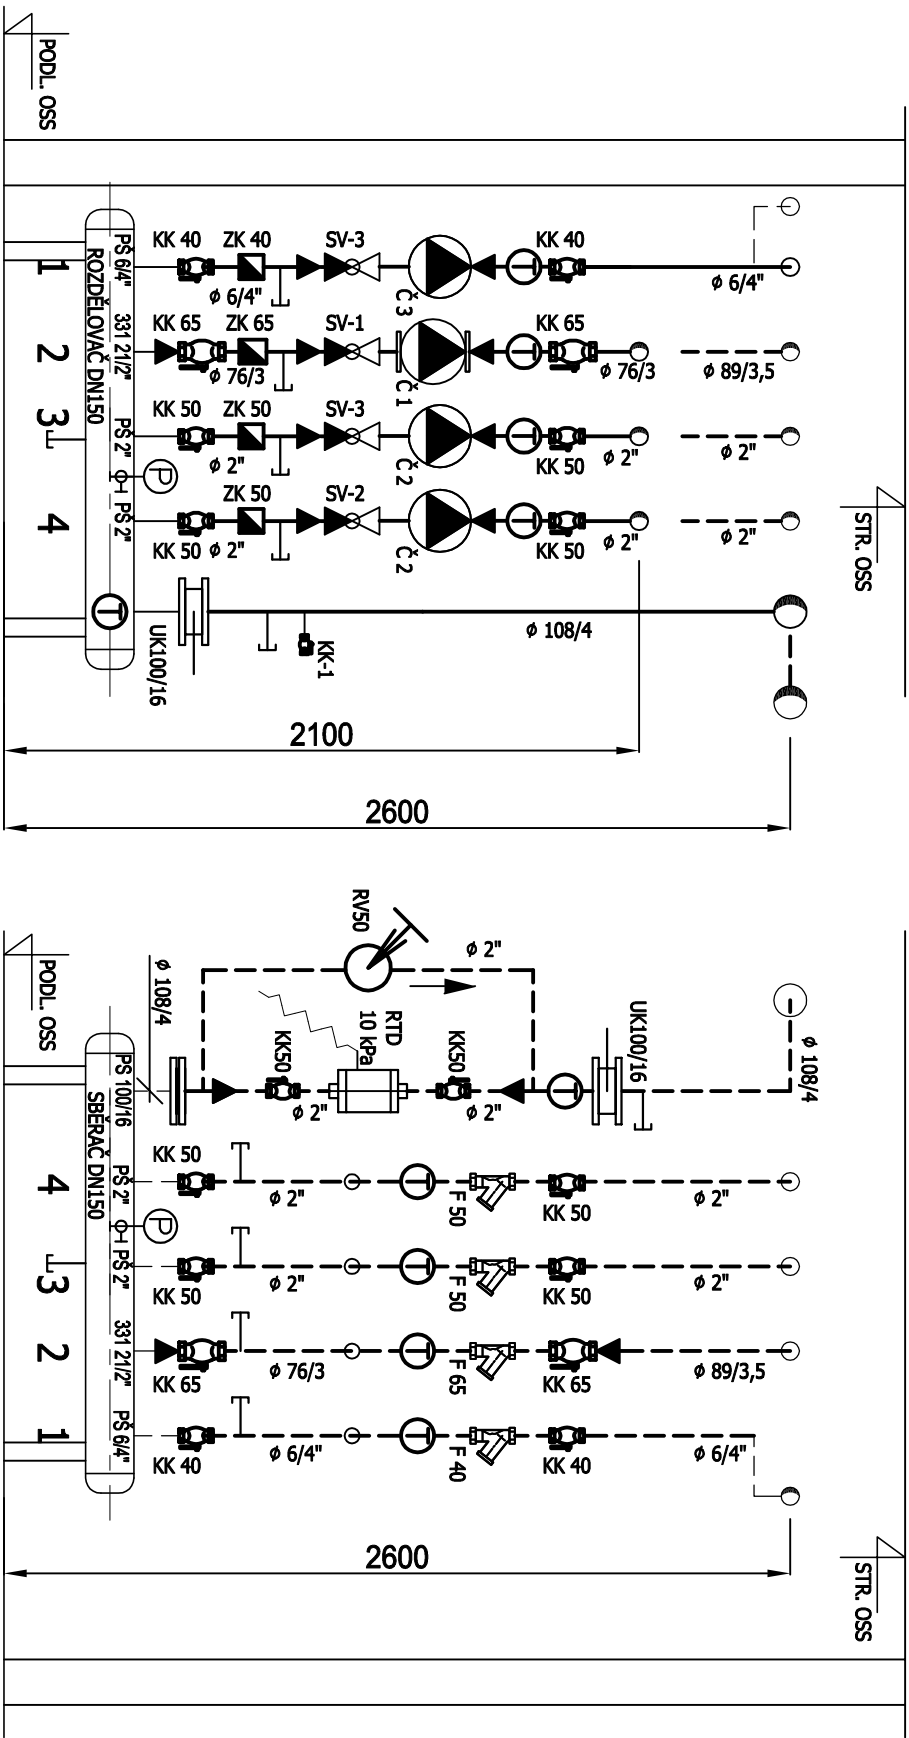

- SV-1 SMĚŠOVACÍ VENTIL RV102, DN50, kvs=40 m³/h. (DODÁ PROFESE MAR)
- SV-2 SMĚŠOVACÍ VENTIL RV102, DN32, kvs=10 m³/h. (DODÁ PROFESE MAR)
- SV-3 SMĚŠOVACÍ VENTIL RV102, DN32, kvs=6,3 m³/h. (DODÁ PROFESE MAR)
- Č1 OBĚHOVÉ ČERPADLO YONOS Maxo 50 / 0,5 - 8, PN6, 10
- Č2 STÁVAJÍCÍ PŘEMÍSTĚNÉ OBĚHOVÉ ČERPADLO UPS 32-55-180
- Č3 OBĚHOVÉ ČERPADLO YONOS Pico 30 / 1 - 8
- RTD REGULÁTOR TLAKOVÉ DIFFERENCE DA516, DN50, kvs = 30 m³/h., ROZSAH 5 - 30 kPa, o.č. 52 795-040 (nastavit 10 kPa)
- F VODNÍ FILTR - ZÁVITOVÝ
- KK UZAVÍRAČÍ KULOVÝ KOHOUT GIACOMINI R910X - ZÁVITOVÝ S DADO KOULÍ
- KK-1 UZAVÍRAČÍ KULOVÝ KOHOUT GIACOMINI DN10, R913LX022 - ZÁVITOVÝ S DADO KOULÍ
- RV REGULAČNÍ VENTIL STAD BEZ VYPOUŠTĚNÍ
- T TEPLOMĚR VČ. TLAKOVÉ JÍMKY, ROZSAH 0 - 120°C
- P TLAKOMĚR D100 VČ. ZKUŠ. KOHOUTU A SMYČKY, ROZSAH 0 - 6 BAR, SPOD. PŘÍPOJ
- AOV AUTOMATICKÁ ODVZDUŠŇOVACÍ NÁDOBA DN15
- UK UZAVÍRAČÍ MEZIPŘÍRUBOVÁ Klapka, PN16
- ZK ZPĚTNÁ Klapka ZÁVITOVÁ CELOKOVOVÁ
- PŠ PŘÍMÉ RADIATOROVÉ ŠROUBENÍ
- 331 ŠROUBENÍ PŘÍMÉ POZINKOVANÉ č. 331
- PS PŘÍRUBOVÝ SPOJ DN100, PN16
- VYPOUŠTĚCÍ A NAPUŠTĚCÍ KULOVÝ KOHOUT - DN15

- potrubí ÚT přivodní - nové
- potrubí ÚT zpětné - nové
- potrubí ÚT přivod - stávající
- potrubí ÚT zpětné - stávající

PŮDORYS OSS - HPÚ ... 1 : 25
nový stav

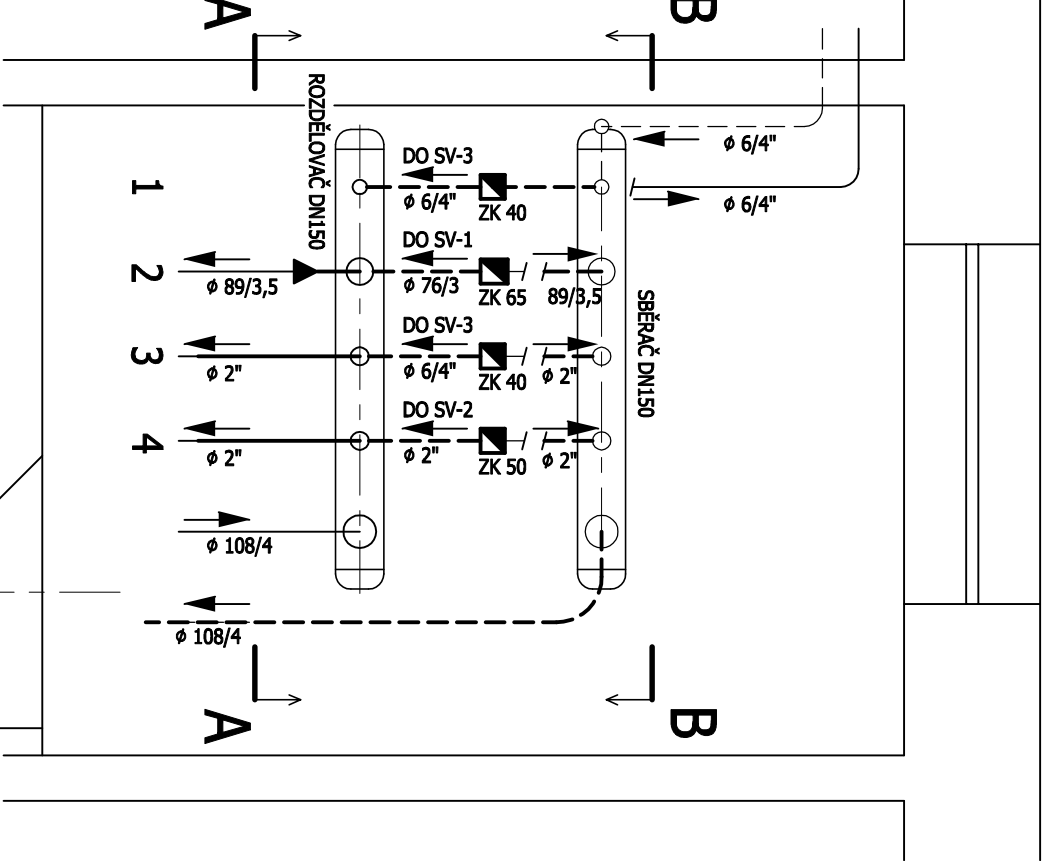

- 1 PRAVÉ KŘÍDLO HPÚ
- 2 TEPLOVZDUŠ. SOUPRAVA
- 3 REGISTRY - PRAVÁ STR.
- 4 REGISTRY - LEVÁ STR.

SO - 01 HALA POVRCHOVÝCH ÚPRAV

CENTROTERM - PROJEKCE V INVESTITČNÍ VÝSTAVBĚ			
KAMENEC 11, 534 01 HOLICE ☎ 469 638 324, mob. 776 333 723			
VYPRACOVAL	Vladimír Kohoutek - IČO 162 488 13 - Centroterm spol. s r.o.	MĚŘÍTKO 1 : 25	
INVESTOR	Dopravní podnik města Pardubic, a.s. Tepločno 214/1, 532 20 Pardubice	DATUM 02 / 2022	
STAVBA	REKONSTRUKCE OBJEKTOVÝCH SMĚŠOVACÍCH STANIC V AREÁLU DPM	Č. V.	
NÁZEV	PŮDORYS A ŘEZY - NOVÝ STAV	D1.4a / 2.03	
ČÁST	STROJNĚ TEPELNÁ		